

RZUT PIĘTRA INSTALACJA WOD-KAN


SKALA 1 : 100

STAROSIA
JAROSŁAWSKI

LEGENDA:

-PROJEKTOWANĄ KANALIZACJĘ WEWNĘTRZNĄ WYKONAĆ Z RUR KANALIZACYJNYCH PCV O ŚREDNICACH I SPADKACH JAK NA RYSUNKU
-INSTALACJĘ WEWNĘTRZNĄ WODOCIĄGOWĄ WYKONAĆ Z RUR Z POLIPROPYLENU PP-R FUSIOTHERM-STABI PN20 ŁĄCZONYCH POPRZECZ ZGREWANIEM O ŚREDNICACH JAK NA RYSUNKU.
-PIONY PROWADZIĆ W SZACHTACH PIONOWYCH WOD-KAN. NATOMIAST POZIOMY POD STROPEM PO ŚCIANACH PIWNIC W BRUZZACH JAKO PODTYNKOWE
-PODEJŚCIA WODOCIĄGOWE DO URZĄDZEŃ PROWADZIĆ W ŚCIANACH ORAZ W SZLICHCIE PODŁOGOWEJ - GRUBOŚĆ PRZYKRYCIA - 4 cm.
-PRZEWODY WODOCIĄGOWE IOLOWAĆ TERMICZNIE ZGODNIE Z PN-B5/B-02421 OTULINĄ - THERMAFLEX
-ALTERNATYWNIE MOŻNA STOSOWAĆ RURY MIEDZIANE (W SZLICHCIE RURY MIEDZIANE MIĘKKIE W ZWOJACH)

- PRZEWODY KANALIZACJI SANITARNEJ- PCV
— PRZEWODY WODY ZIMNEJ- PP-R STABI - PN20
- - - PRZEWODY WODY CIEPŁEJ PP-R
- TE — ELEKTRYCZNY PODGRZEWACZ CIEPŁEJ WODY V = 15L.
I — PION KANALIZACJI SANITARNEJ
PW — PION WODOCIĄGOWY
PU — PODEJŚCIE DO PŁUCZKI USTĘPOWEJ
ZZW — ZAWÓR ZE ZŁĄCZKĄ DO WĘŻA
HP-Ø25 — HYDRANT P.POŻ. Dn25 mm

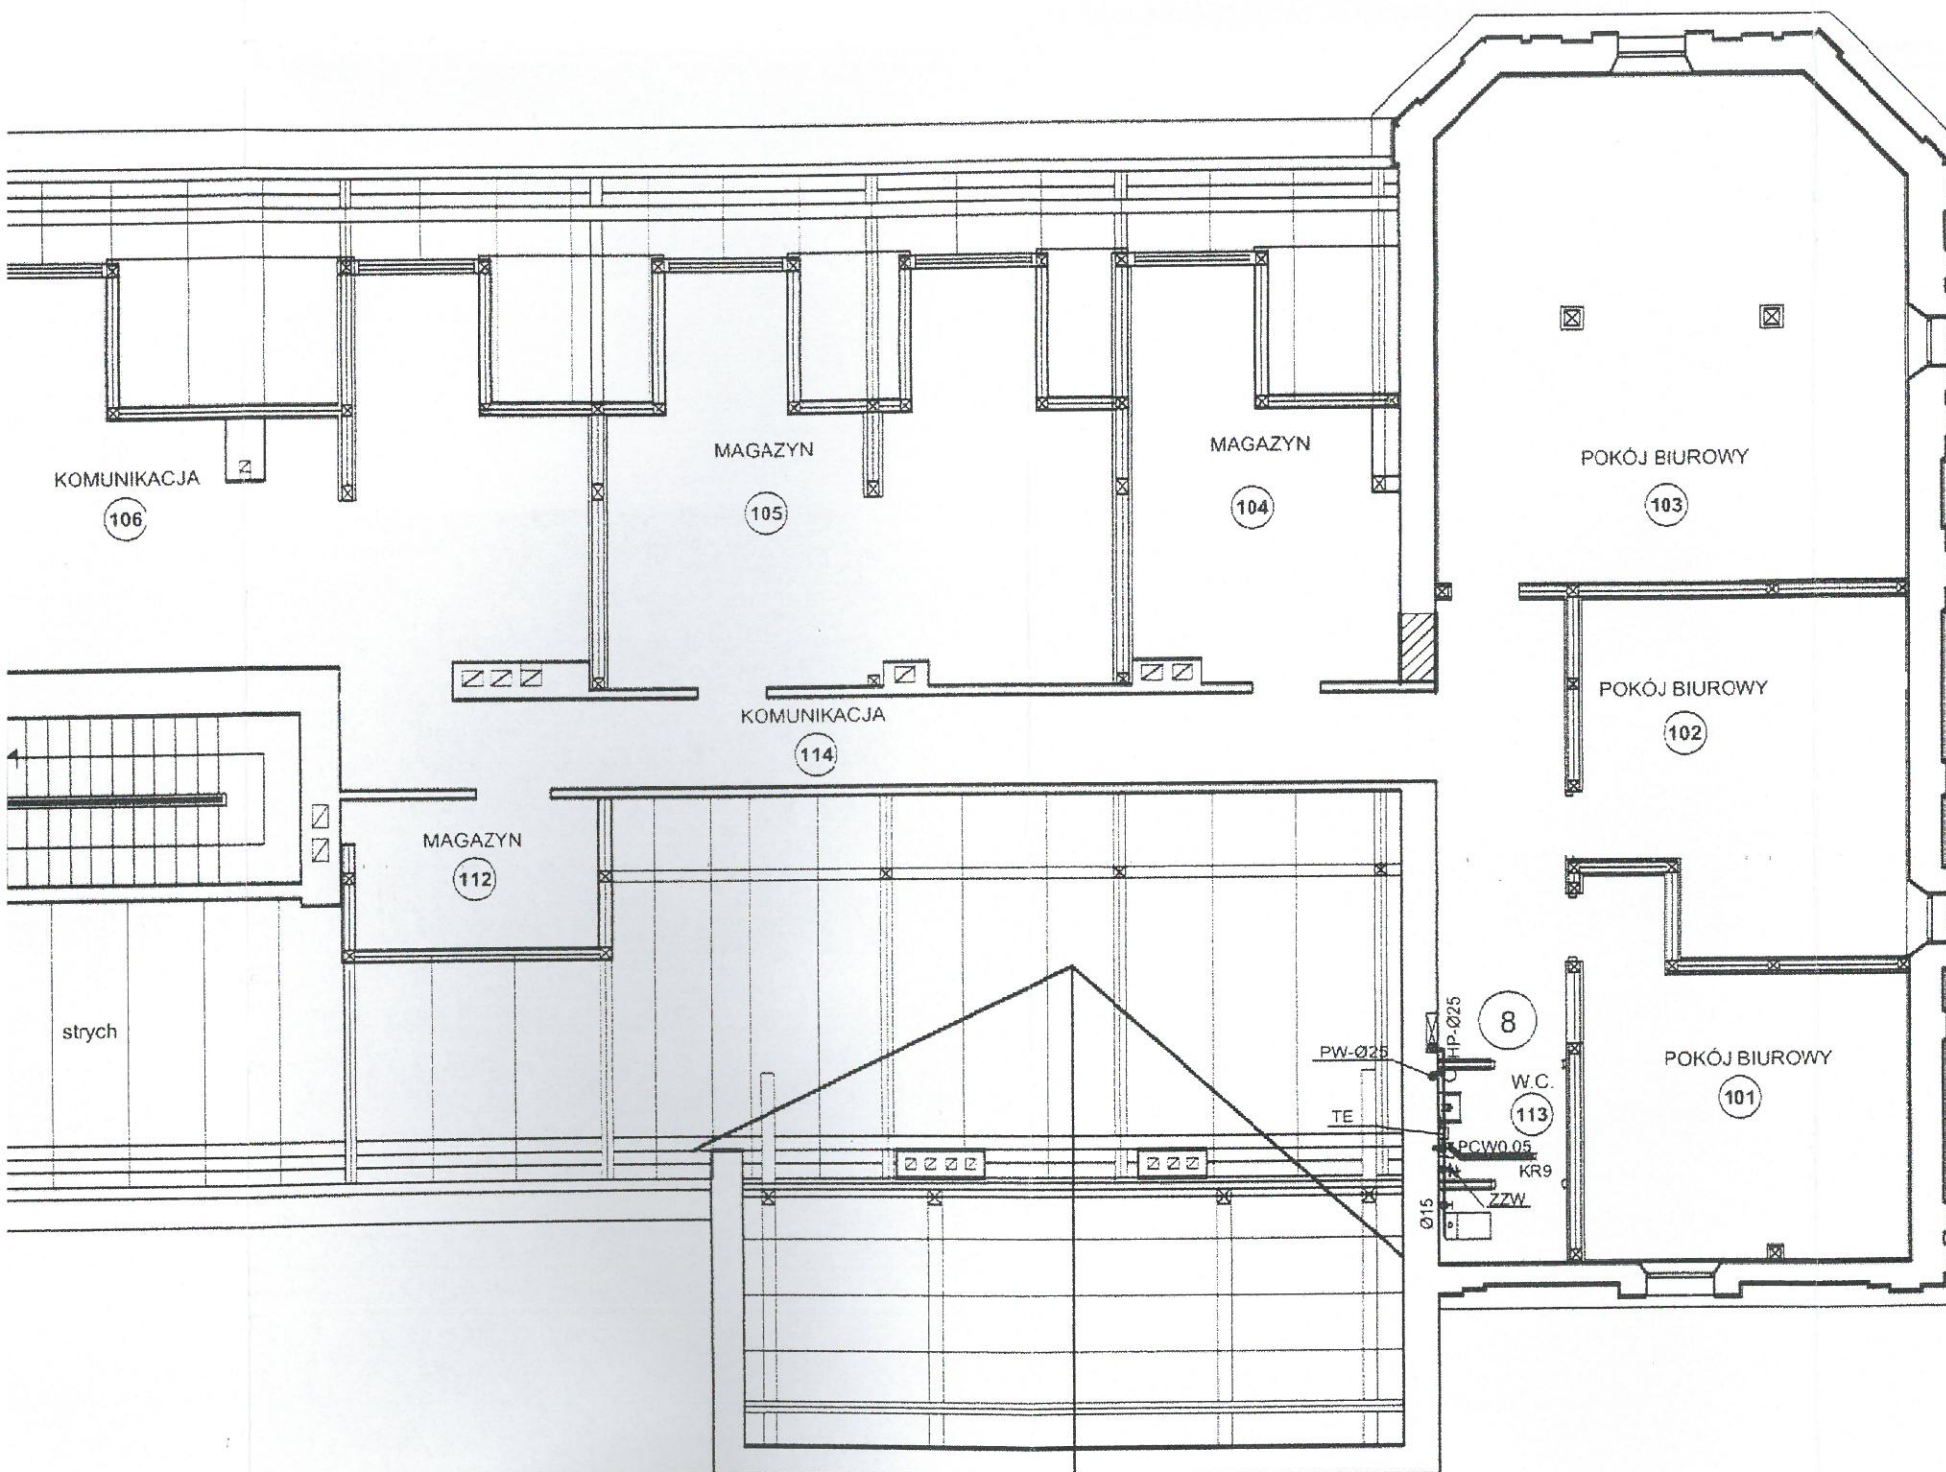

STUDIO USŁUG PROJEKTOWYCH

Nr rys. 3	Obiekt: PAŁAC W ROŻWIENICY - siedziba Urzędu Gminy, 37-565 Roźwienica 1	Nr zł.:
Skala 1:100	działka nr 619 obr. 0005 Roźwienica	Data ukońc. 09.2018r
Zadanie:	Projekt budowlany - Remont Pałacu w Roźwienicy	