


SKALA 1 : 100

STAROSTA
JAROSŁAWSKI

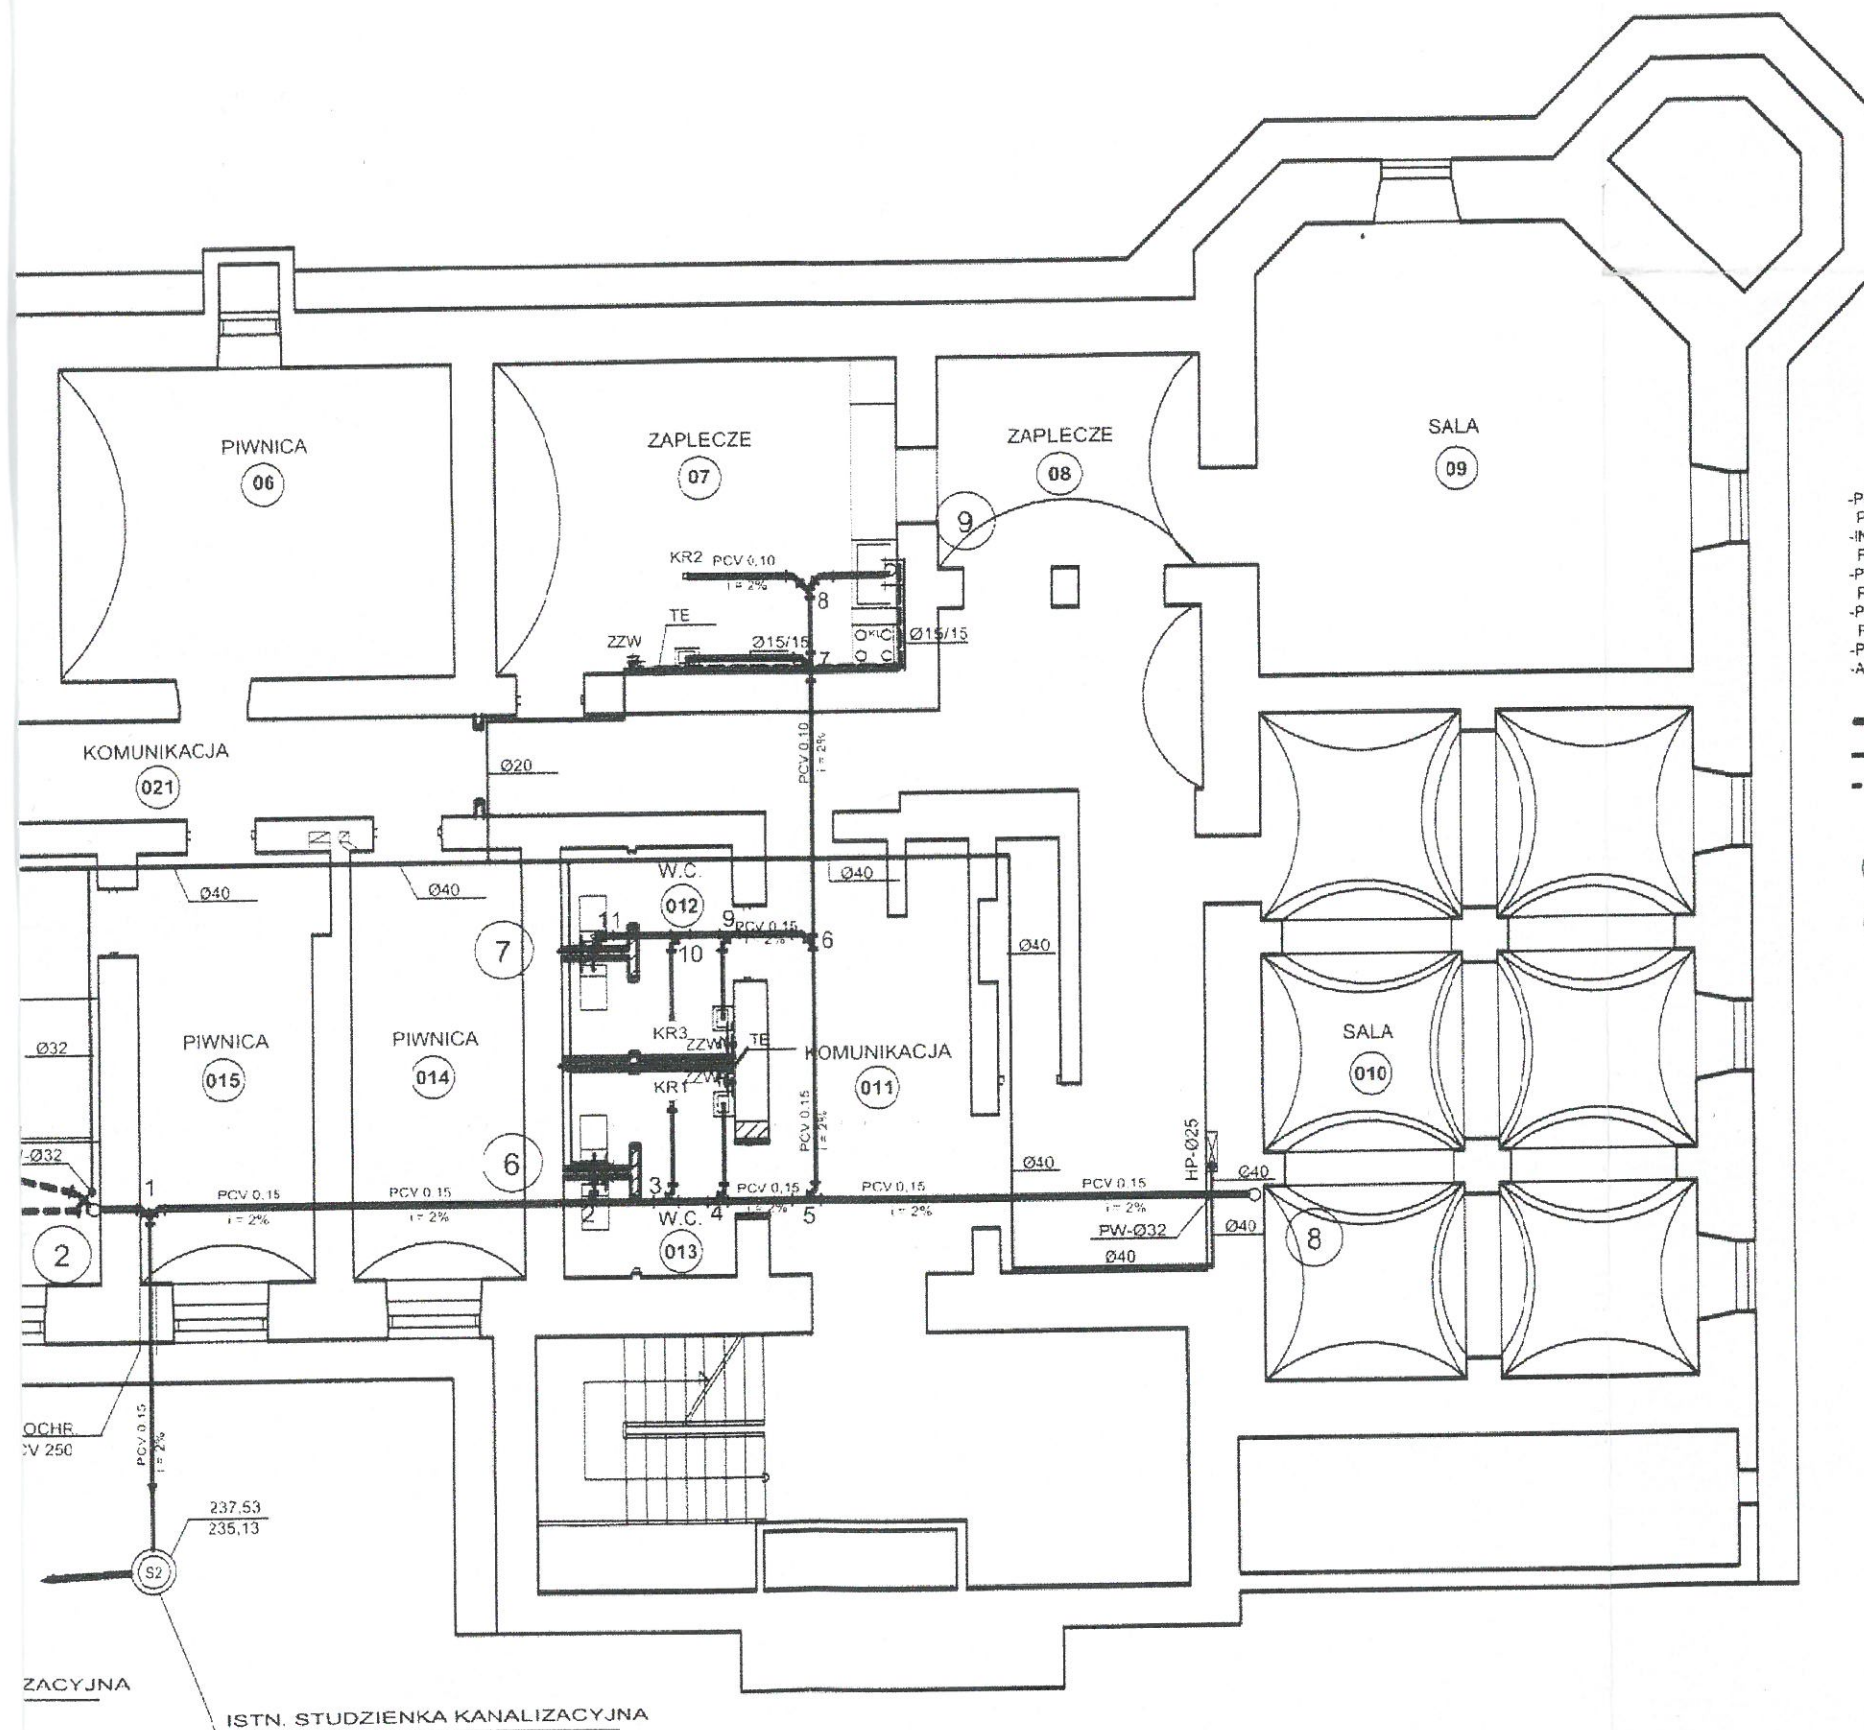

- PROJEKTOWANĄ KANALIZACJĘ WEWNĘTRZNĄ WYKONAĆ Z RUR KANALIZACYJNYCH PCV O ŚREDNICACH I SPADKACH JAK NA RYSUNKU.
- INSTALACJĘ WEWNĘTRZNĄ WODOCIĄGOWĄ WYKONAĆ Z RUR Z POLIPROPYLENU PP-R FUSIOTHERM-STABI PN20 ŁĄCZONYCH POPRZEC ZGRZEWANIE O ŚREDNICACH JAK NA RYSUNKU.
- PIONY PRZEWODZIC W SZCZATACH PIONOWYCH WOD-KAN, NATOMIAST POZIOMY POD STROPEM PO ŚCIANACH PIWNIC W BRUZZACH JAKO PODTYNKOWE
- PODEŚCIĄ W WODOCIĄGOWE DO URZĄDZEŃ PRZEWODZIC W ŚCIANACH ORAZ W SZLICHCIE PODŁOGOWEJ - GRUBOŚĆ PRZYKRYCIA - 4 cm.
- PRZEWODY WODOCIĄGOWE IOLOWAC TERMICZNE ZGODNIE Z PN-85/B-02421 OTULINĄ - THERMAFLEX
- ALTERNATYWNIEMOŻNĄ STOSOWAĆ RURY MIEDZIANE (W SZLICHCIE RURY MIEDZIANE MIĘKKIE W ZWŁOCHACH)

 PRZEWODY KANALIZACJI SANITARNEJ- PCV
 PRZEWODY WODY ZIMNEJ- PP-R STABI - PN20
 PRZEWODY WODY CIEPŁEJ PP-R
TE — ELEKTRYCZNY PODGRZEWACZ CIEPŁEJ WODY V = 15L.

 PION KANALIZACJI SANITARNEJ

PW — PION WODOCIĄGOWY

PU — PODEJŚCIE DO PŁUCZKI USTĘPOWEJ

ZZW — ZAWÓR ZE ZŁĄCZKĄ DO WĘŻA