


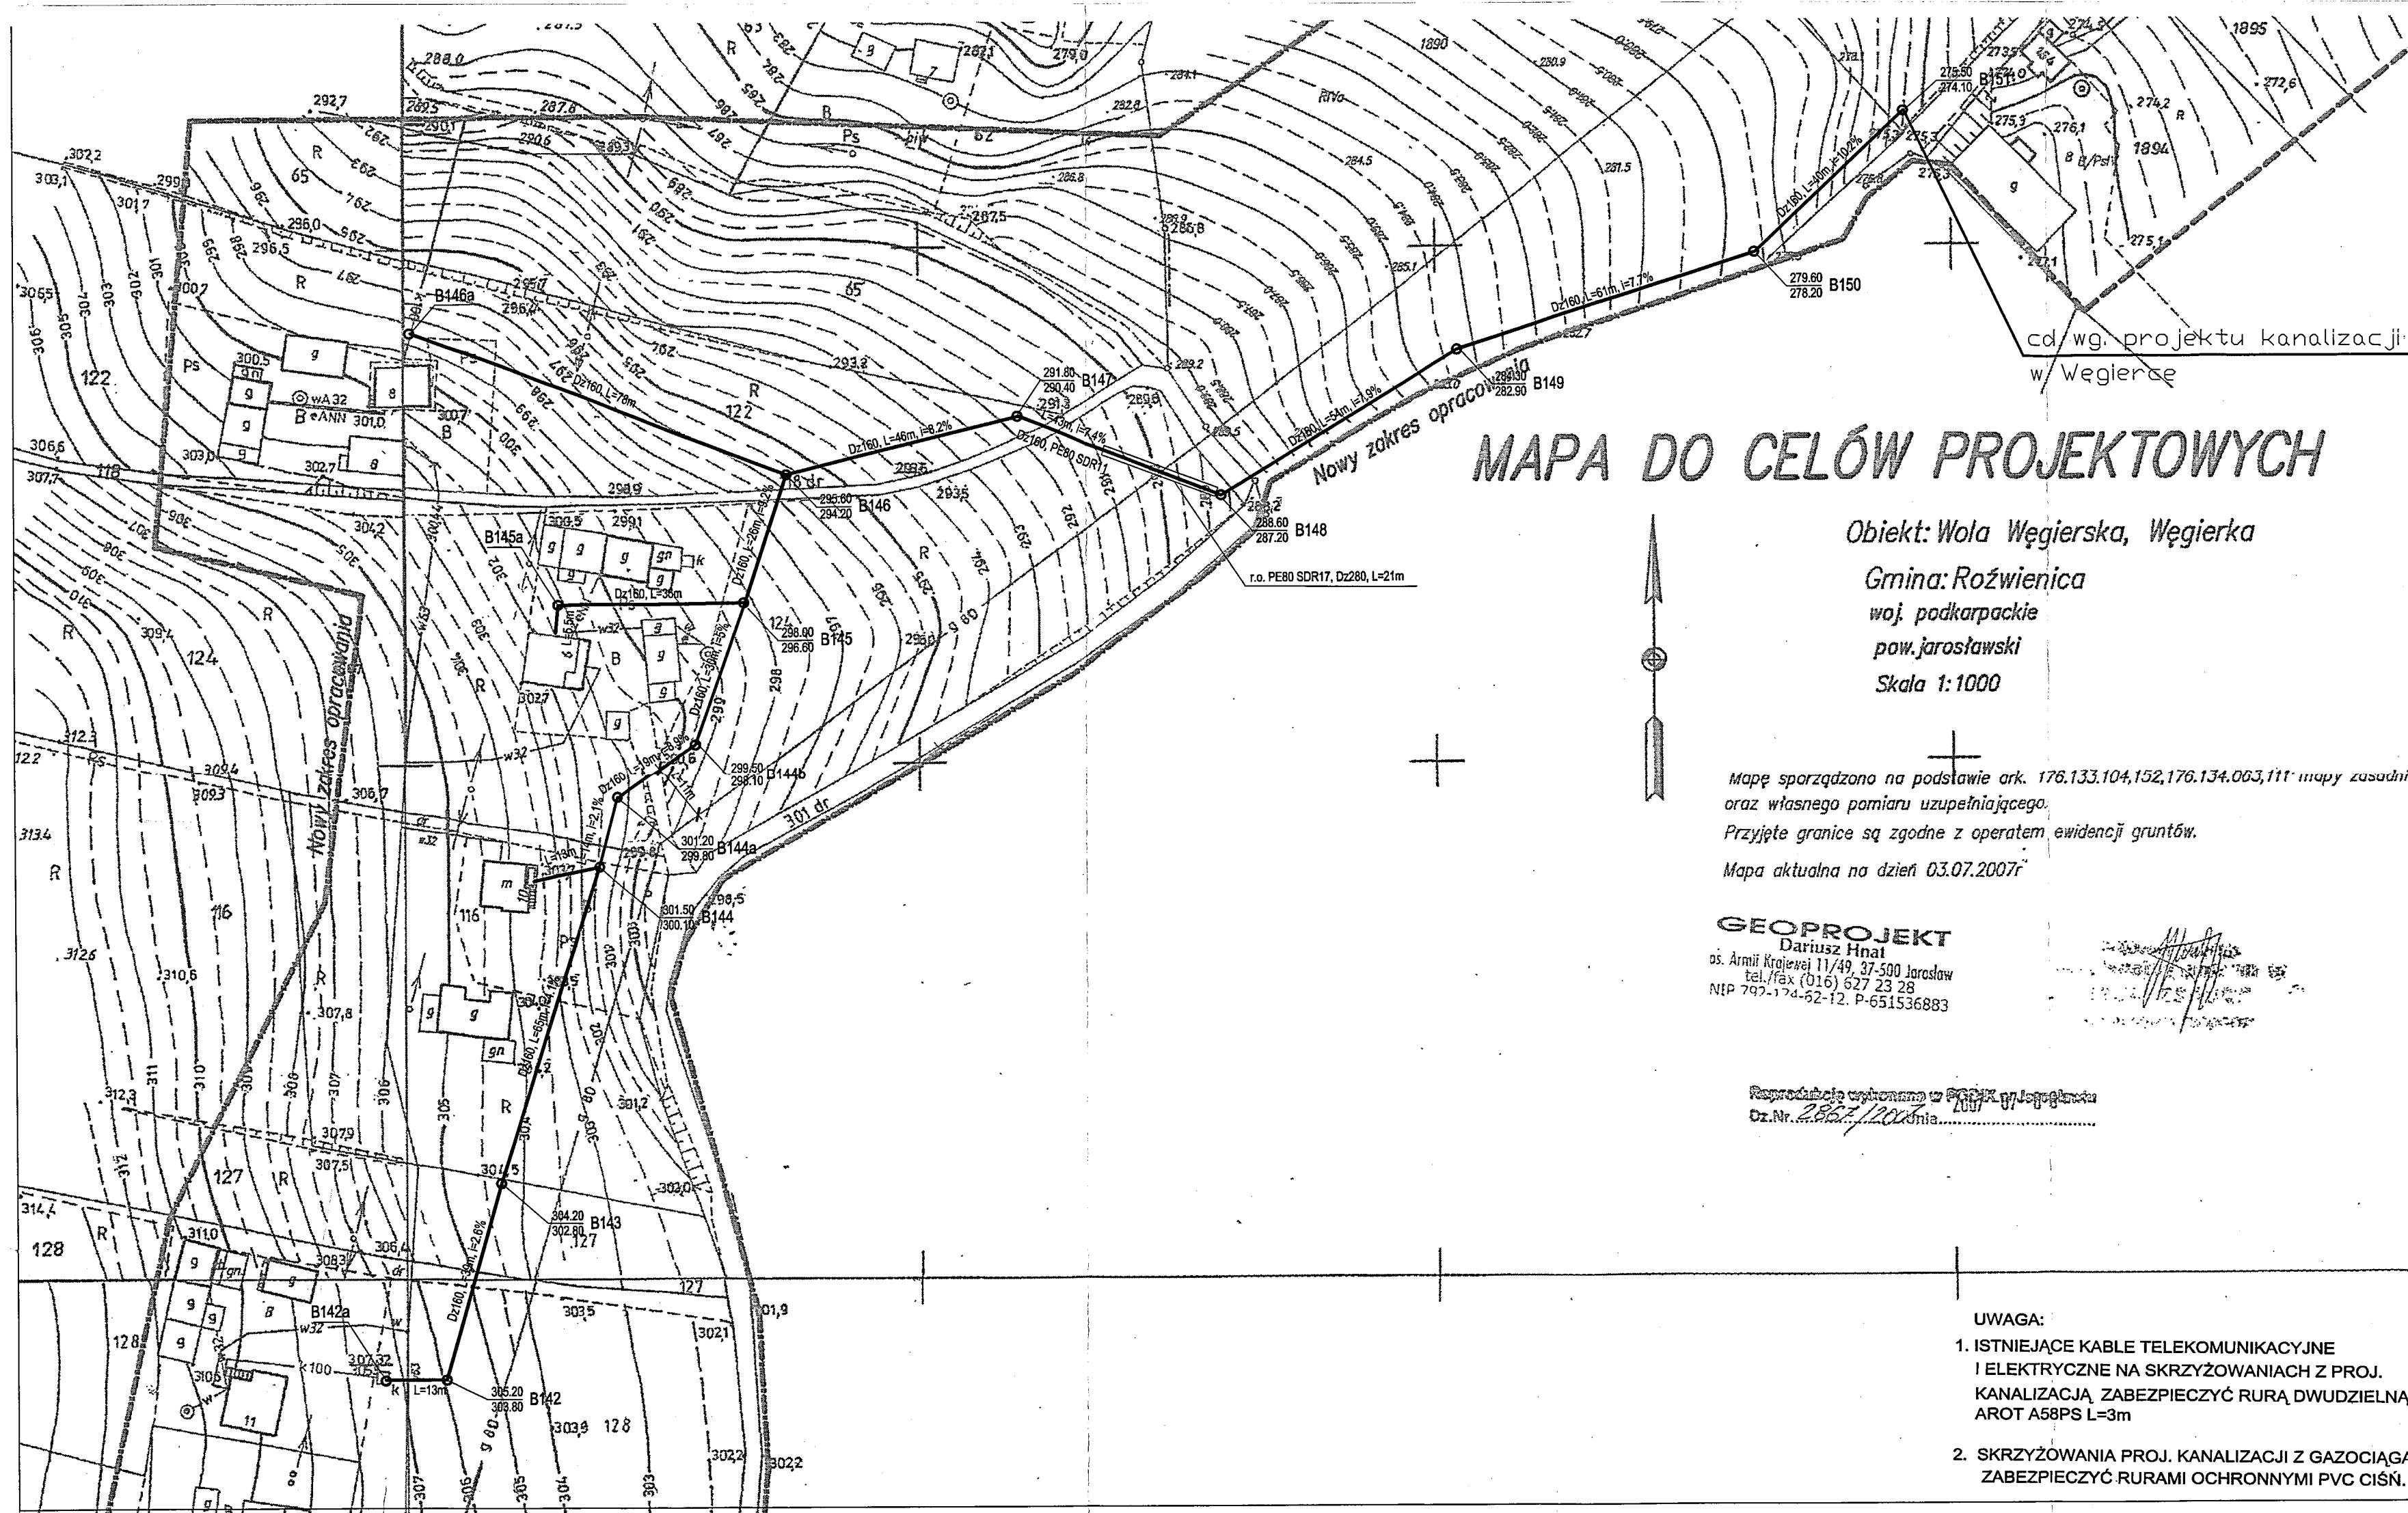

MAPA DO CELÓW PROJEKTOWYCH

Obiekt: Wola Węgierska, Węgierka
Gmina: Roźniewica
woj. podkarpackie
pow. jarosławski
Skala 1:1000

Mapę sporządzono na podstawie ark. 176.133.104.152.176.134.003.111 mapy zasadniczej
oraz własnego pomiaru uzupełniającego.
Przyjęte granice są zgodne z operatem ewidencji gruntów.
Mapa aktualna na dzień 03.07.2007r

GEOPROJEKT
Dariusz Hnat
os. Armii Krajowej 11/49, 37-500 Jarosław
tel./fax (016) 627 23 28
NIP 797-174-62-12, P-651536883

Reprodukcja wykonana w GPK w Jarosławiu
Dz.Nr. 2827/2007

- LEGENDA**
- Dz200 - proj. kanalizacja grawitacyjna
 - L=44.5m, i=0.5% - proj. studzienki z numerem i rzędni terenu i dna
 - XXX.XX
YYY.YY A... - proj. kolektory tłoczne
 - P- - proj. przepompownie ścieków
 - e - proj. przyłącz elektryczny
 - - - - - proj. rozdzielnia el. ZL-1,...,3
 - - - - - proj. przyłącz wodociągowy
 - - - - - proj. ogrodzenie przepompowni
 - PD - proj. przekroczenie drogi
 - PC - proj. przekroczenie potoku Węgierka

STAROSTA POWIATU JAROSŁAWSKI
Powiatowy Ośrodek Dokumentacji Geodezyjnej i Kartograficznej w Jarosławiu
W obszarze oznaczonym linią ... dokonano aktualizacji treści mapy zasadniczej Dokumenty z pomiaru uzupełniającego przejęto do zasobu powiatu w dniu 03.07.2007
i zaewidencjonowano pod nr 3225-15/2007
Niniejsza mapa może służyć do celów projektowych. Projektowane obiekty budowlane wymagające pozwolenia na budowę podlegają wytyczeniu i inwentaryzacji geodezyjnej przez jednostki uprawnione do wykonywania geodezyjnych.
Jarosław, dnia 10.06.2007
mgr inż. J. Cierpisz
Kierownik Powiatowego Ośrodka Dokumentacji Geodezyjnej i Kartograficznej w JAROSŁAWIU

- UWAGA:**
- ISTNIEJĄCE KABELE TELEKOMUNIKACYJNE I ELEKTRYCZNE NA SKRZYŻOWANIACH Z PROJ. KANALIZACJĄ ZABEZPIECZYĆ RURĄ DWUDZIELNĄ AROT A58PS L=3m
 - SKRZYŻOWANIA PROJ. KANALIZACJI Z GAZOCIĄGAMI ZABEZPIECZYĆ RURAMI OCHRONNYMI PVC CIŚN. L=4m

EL - AUTOMATYKA	
Rzeszów, ul. Handlowa 3	
Obiekt	KANALIZACJA SANITARNA
Miejscowość	WOLA WĘGIERSKA
Temat rysunku:	PROJEKT ZAGOSPODAROWANIA TERENU INWESTYCJI
Stadium	
Funkcja:	Tytuł, imię, nazwisko
Projektant:	Inż. K. KLUSEK
Sprawdził:	Inż. J. CIERPISZ
Nr upr.	S-213/80
Podpis	OS-389/94
Skala	1:1000
Nr rys.	2b