 
 
 
 



LEGENDA

-  proj. kanalizacja grawitacyjna
-  proj. studzienki z numerem i rzędnymi terenu i dna
-  proj. kolektory tłoczne
-  proj. przepompownie ścieków
-  proj. przyłącz elektryczny
-  proj. rozdzielnia el. ZL-1,...,3
-  proj. przyłącz wodociagowy
-  proj. ogrodzenie przepompowni
-  proj. przekroczenie drogi
-  proj. przekroczenie potoku Węglówka

UWAGA:

1. ISTNIEJĄCE KABLE TELEKOMUNIKACYJNE I ELEKTRYCZNE NA SKRZYŻOWANIACH Z PROJ. KANALIZACJĄ ZABEZPIECZYĆ RURĄ DWUDZIELNĄ AROT A58PS L=3m
2. SKRZYŻOWANIA PROJ. KANALIZACJI Z GAZOCIAGAMI ZABEZPIECZYĆ RURAMI OCHRONNYMI PVC CIŚN. L=4m

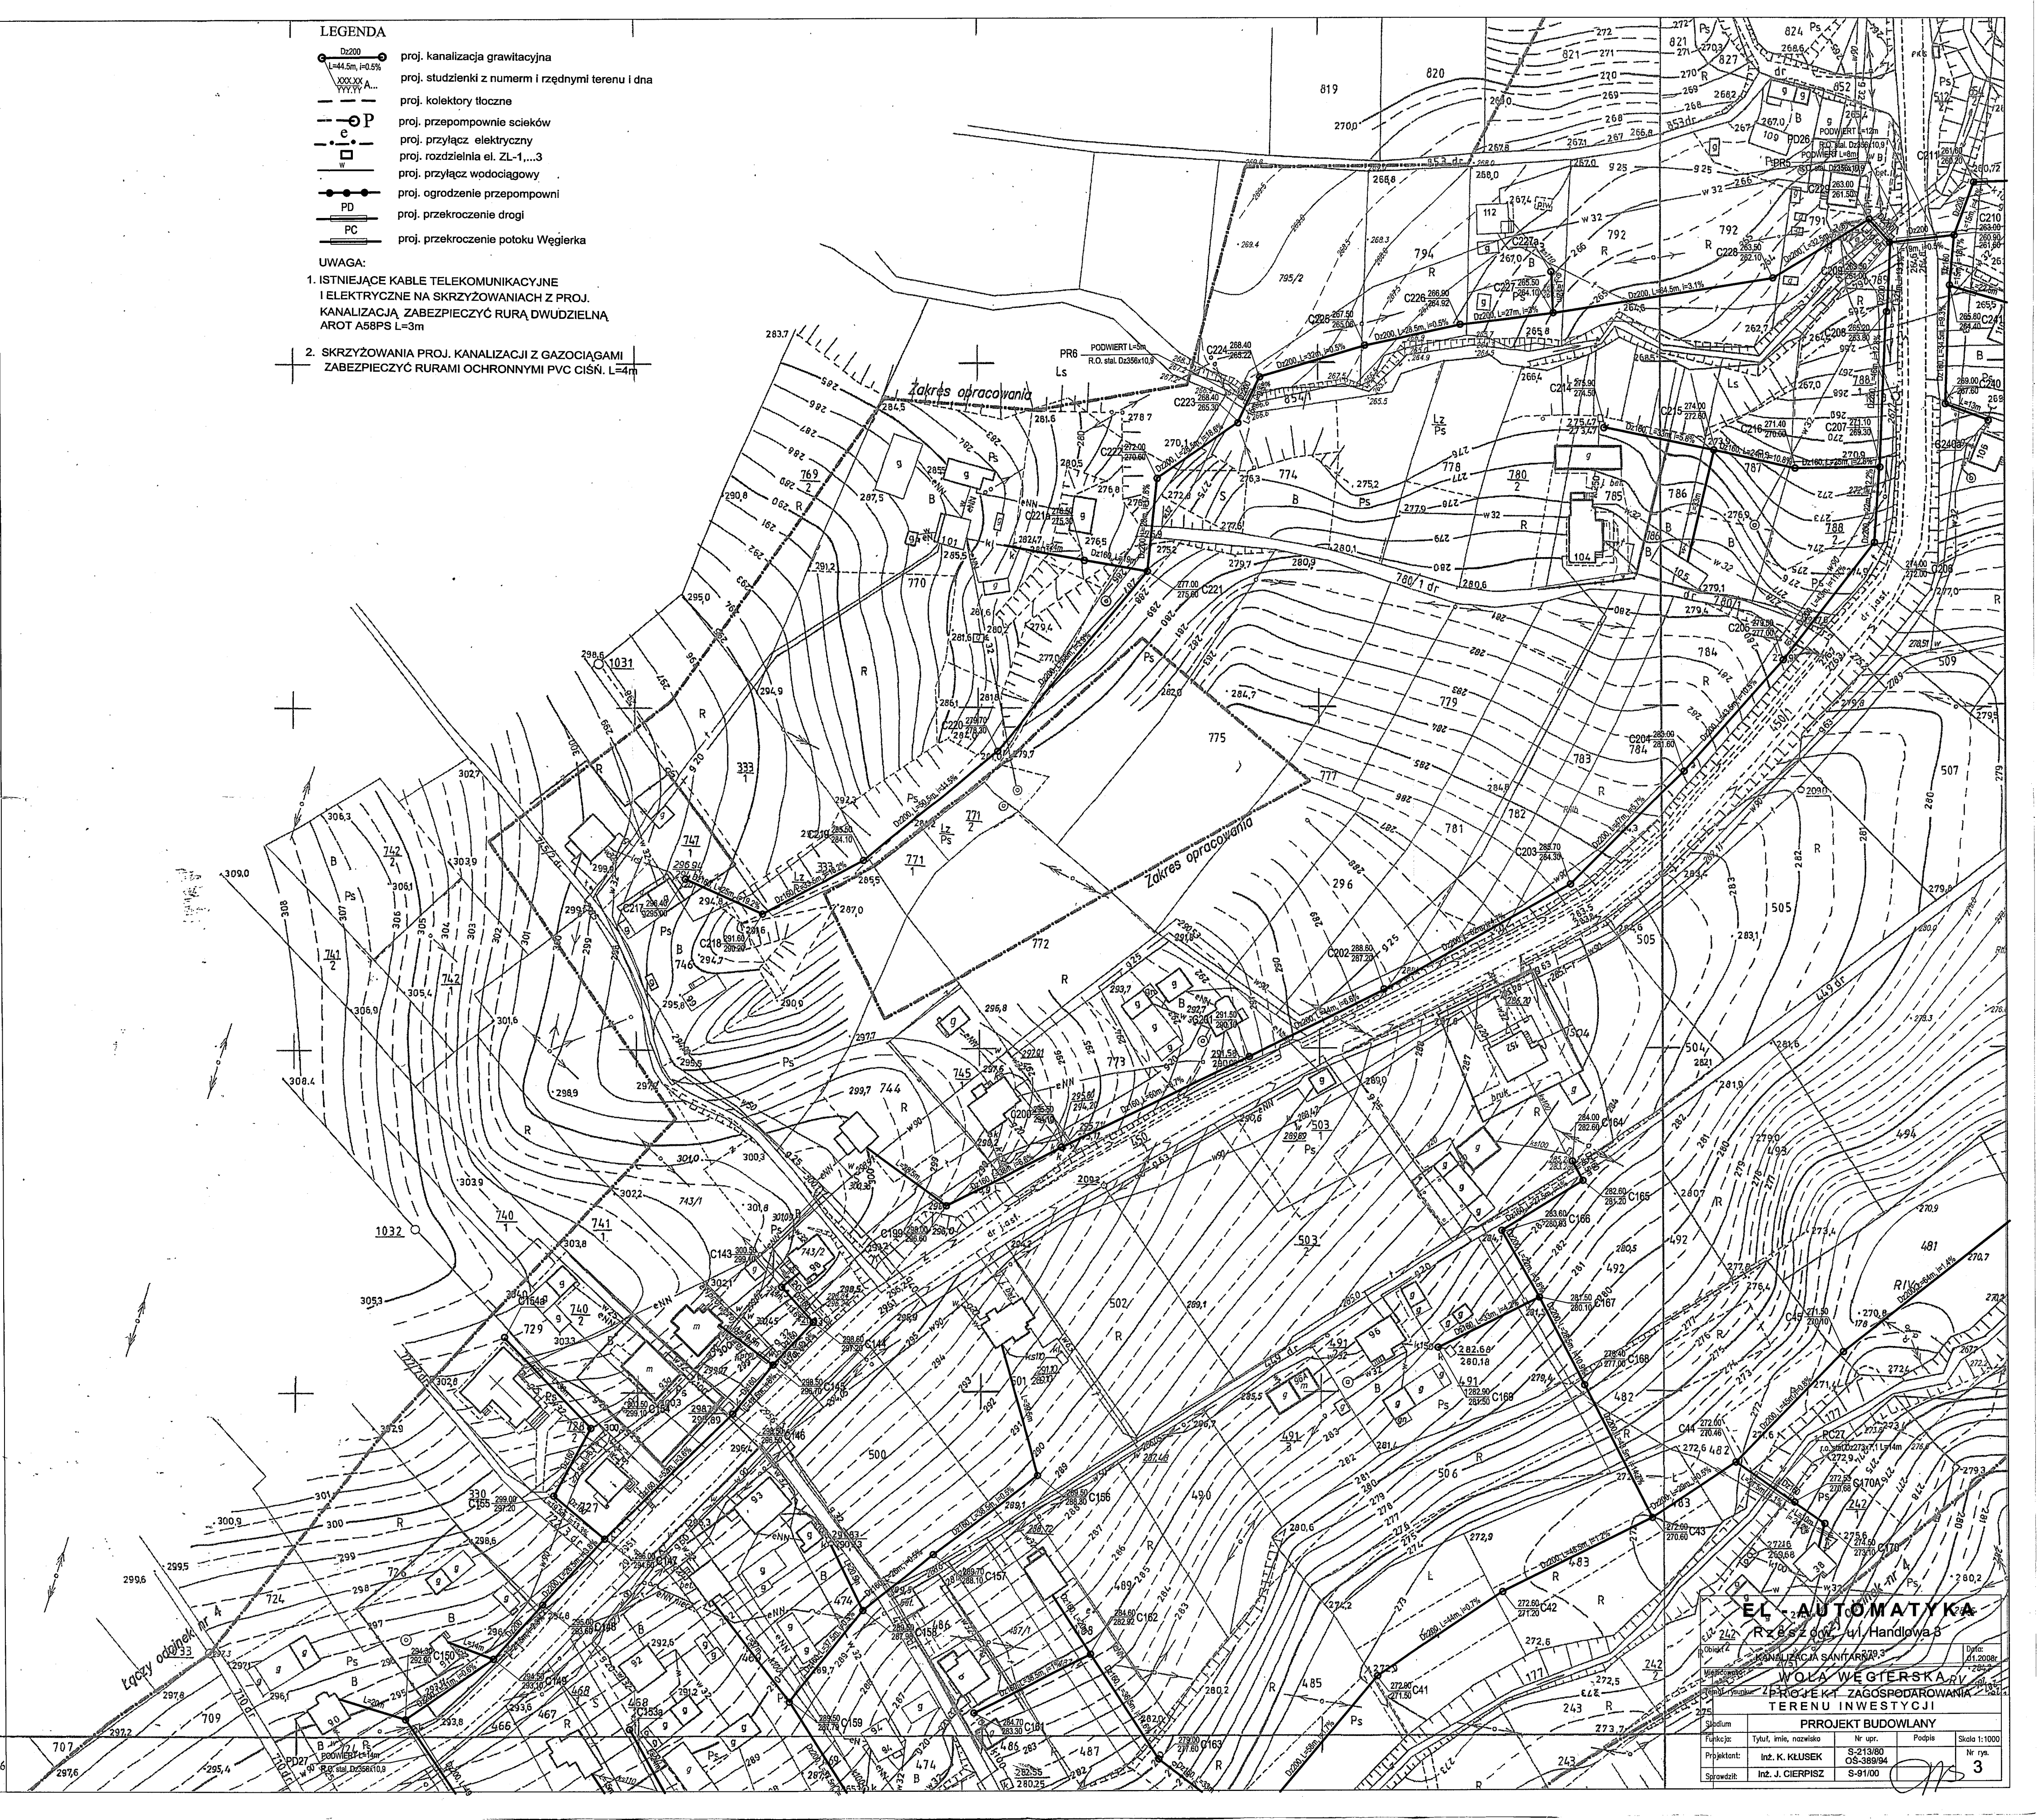

EL-AUTOMATYKA			
Rzeszów, ul. Handlowa 3			
Dział: 41.200		Dział: 41.200	
WOLA WĘGTERSKA		WOLA WĘGTERSKA	
PROJEKT ZAGOSPODAROWANIA TERENU INWESTYCJI			
PROJEKT BUDOWLANY			
Stanowisko:	Tytuł, imię, nazwisko	Nr upr.	Podpis
Projektant:	inż. K. KLUSEK	S-213/80	OS-389/94
Sprawdził:	inż. J. CIERPIŚ	S-91/00	
Skala 1:1000			Nr rys. 3