


MAPA DO CELÓW PROJEKTOWYCH

Objekt: Wola Węgierska
Gmina: Rozwienica
woj. podkarpackie
pow. jarosławski
Skala 1:1000
Odcinek nr 3

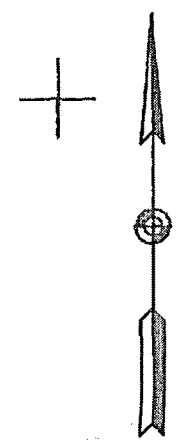


Mapę sporządzono na podstawie ark. 176.133,151,152 mapy zasadniczej
oraz własnego pomiaru uzupełniającego.
Przyjęte granice są zgodne z operatem ewidencji gruntów.
Mapa aktualna na dzień 03.07.2007r

GEOPROJEKT
Dariusz Hnat
ul. Dąbki 11/11, 35-300 Jarosław
tel. 16 66 66 66, 66 66 66 66
NIP: 780-000-000, REGON: 141272329

STAROSTA POWIATU JAROSŁAWSKI
Dziennik Urzędowy Powiatu Jarosławskiego
W sprawie: aktualizacji listy
dokumentacji technicznej (mapy zasadniczej)
dotyczącej pomiaru uzupełniającego mapy
z dnia 08.11.2007
i załącznika do mapy zasadniczej
dotyczącej pomiaru uzupełniającego mapy
z dnia 08.11.2007
Miejscowość: Jarosław, dnia 08.11.2007
Podpis: [Podpis]
Dział: [Dział]

Reprodukcja wykonana w PDRK w Jarosławiu
Dz. Nr. 062/07, data: 2007-07-06

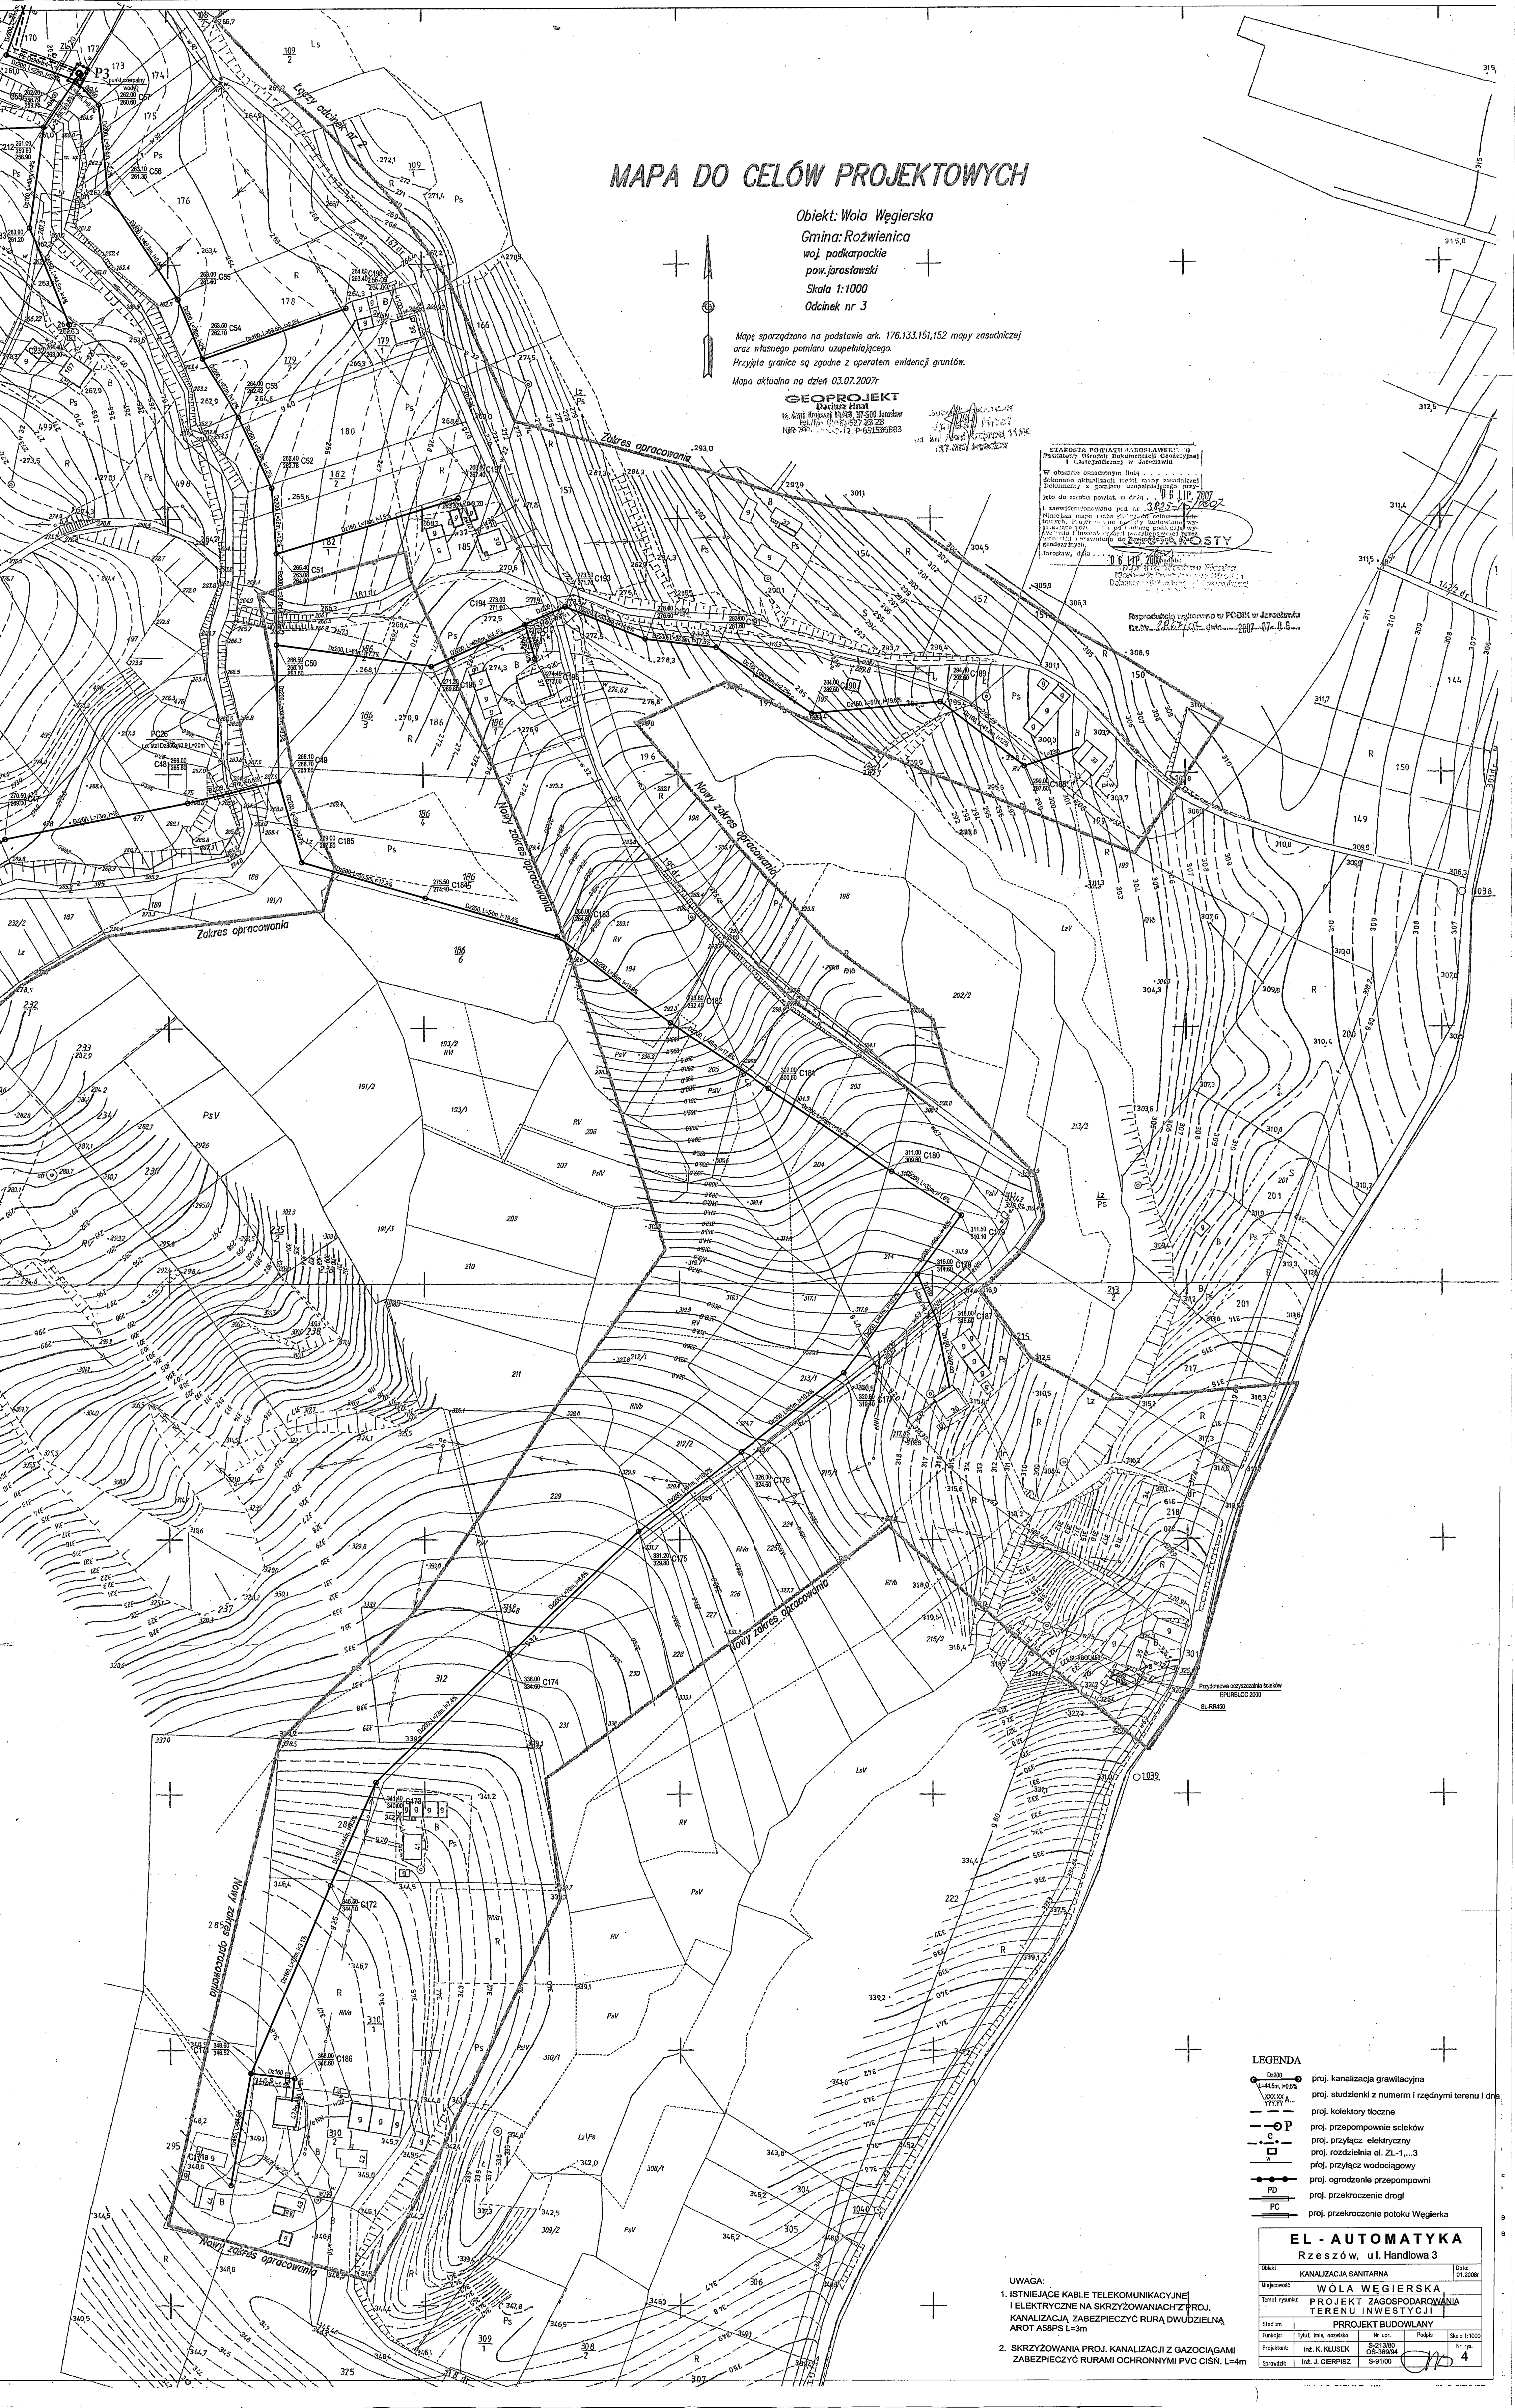

- LEGENDA**
- proj. kanalizacja grawitacyjna
 - proj. studzienki z numerem i rzędnymi terenu i dna
 - proj. kolektory tłoczne
 - proj. przepompownie ścieków
 - proj. przyłącz elektryczny
 - proj. rozdzielnia el. ZL-1...3
 - proj. przyłącz wodociagowy
 - proj. ogrodzenie przepompowni
 - proj. przekroczenie drogi
 - PC
 - proj. przekroczenie potoku Węgierka

UWAGA:
1. ISTNIEJĄCE KABELE TELEKOMUNIKACYJNE
I ELEKTRYCZNE NA SKRZYŻOWANIACH Z PROJ.
KANALIZACJĄ ZABEZPIECZYĆ RURĄ DWUDZIELNĄ
AROT A58PS L=3m
2. SKRZYŻOWANIA PROJ. KANALIZACJI Z GAZOCIAGAMI
ZABEZPIECZYĆ RURAMI OCHRONNYMI PVC CIŚN. L=4m

EL - AUTOMATYKA			
Rzeszów, ul. Handlowa 3			
Objekt	KANALIZACJA SANITARNIA		Data: 01.2008
Miejscowość	WOLA WĘGIERSKA		
Temat rysunku	PROJEKT ZAGOSPODAROWANIA TERENU INWESTYCJI		
Stadium	PROJEKT BUDOWLANY		
Forma	Tytuł, imię, nazwisko	Wzrost	Waga
Projektant	Int. K. KLUSEK	S-21380	OS-38994
Sprawdzający	Int. J. CIERPIEŃ	S-9100	9-9100