

GEOPRO
Dariusz Hnat
ul. Armii Krajowej 11/49, 37-101 Jarosław (016) 537 21 21
NIP 725-746-62-17, D.A.

MAPA DO CELÓW PROJEKTOWYCH

Obiekt: Wola Węgierska
Gmina: Rozwienica
woj. podkarpackie
pow. jarosławski
Skala 1:1000
Odcinek nr 5

Mapę sporządzono na podstawie ark. 176.133.144.192 mapy zasadniczej
oraz własnego pomiaru uzupełniającego.
Przyjęte granice są zgodne z operatem ewidencji gruntów.
Mapa aktualna na dzień 07.05.2007r.

Reprodukcja wykonana w **PPPH Jarosław**
Dz.Nr. 2007.10.7. dnia

Geodeta uprawniony
Janusz Hnat
os. Im. Armii Krajowej
87-600 Jarosław


Wkręcone projektowane uzbrojenie
uzgodnione w ZUPP Jarosław

Jarosław, data 2007.05.07 podpis nr 651/07

Geodeta
Janusz Hnat

STANOWISKO POWIATU JAROSŁAW
Powiatowy Urząd Rejonowy Gminny Jarosław
1. Zarządzenie w sprawie
w sprawie oznaczenia linii
dokonano aktualizacji treści mapy zasadniczej
dokonanej z punktu uzupełniającego pro-
jektu do zasobu powiatu, w dniu 2007-05-10
i zarejestrowano pod nr 3845-15/300
Niniejsza mapa może służyć do celów projek-
towych. Projektowane uzbrojenie studzienki wy-
m. 60 cm, pociąg 12 cm na budowę podziemnej wy-
prawy, z uwzględnieniem rozciągłości przez
dotychczasowe granice gruntów, w tym przez
grunty powiatu Jarosław.

mgr inż. Wiesław Florjanczyk
Kierownik Powiatowego Urzędu
Dokumentacji Geodezyjnej i Kartograficznej
w JAROSŁAWIE

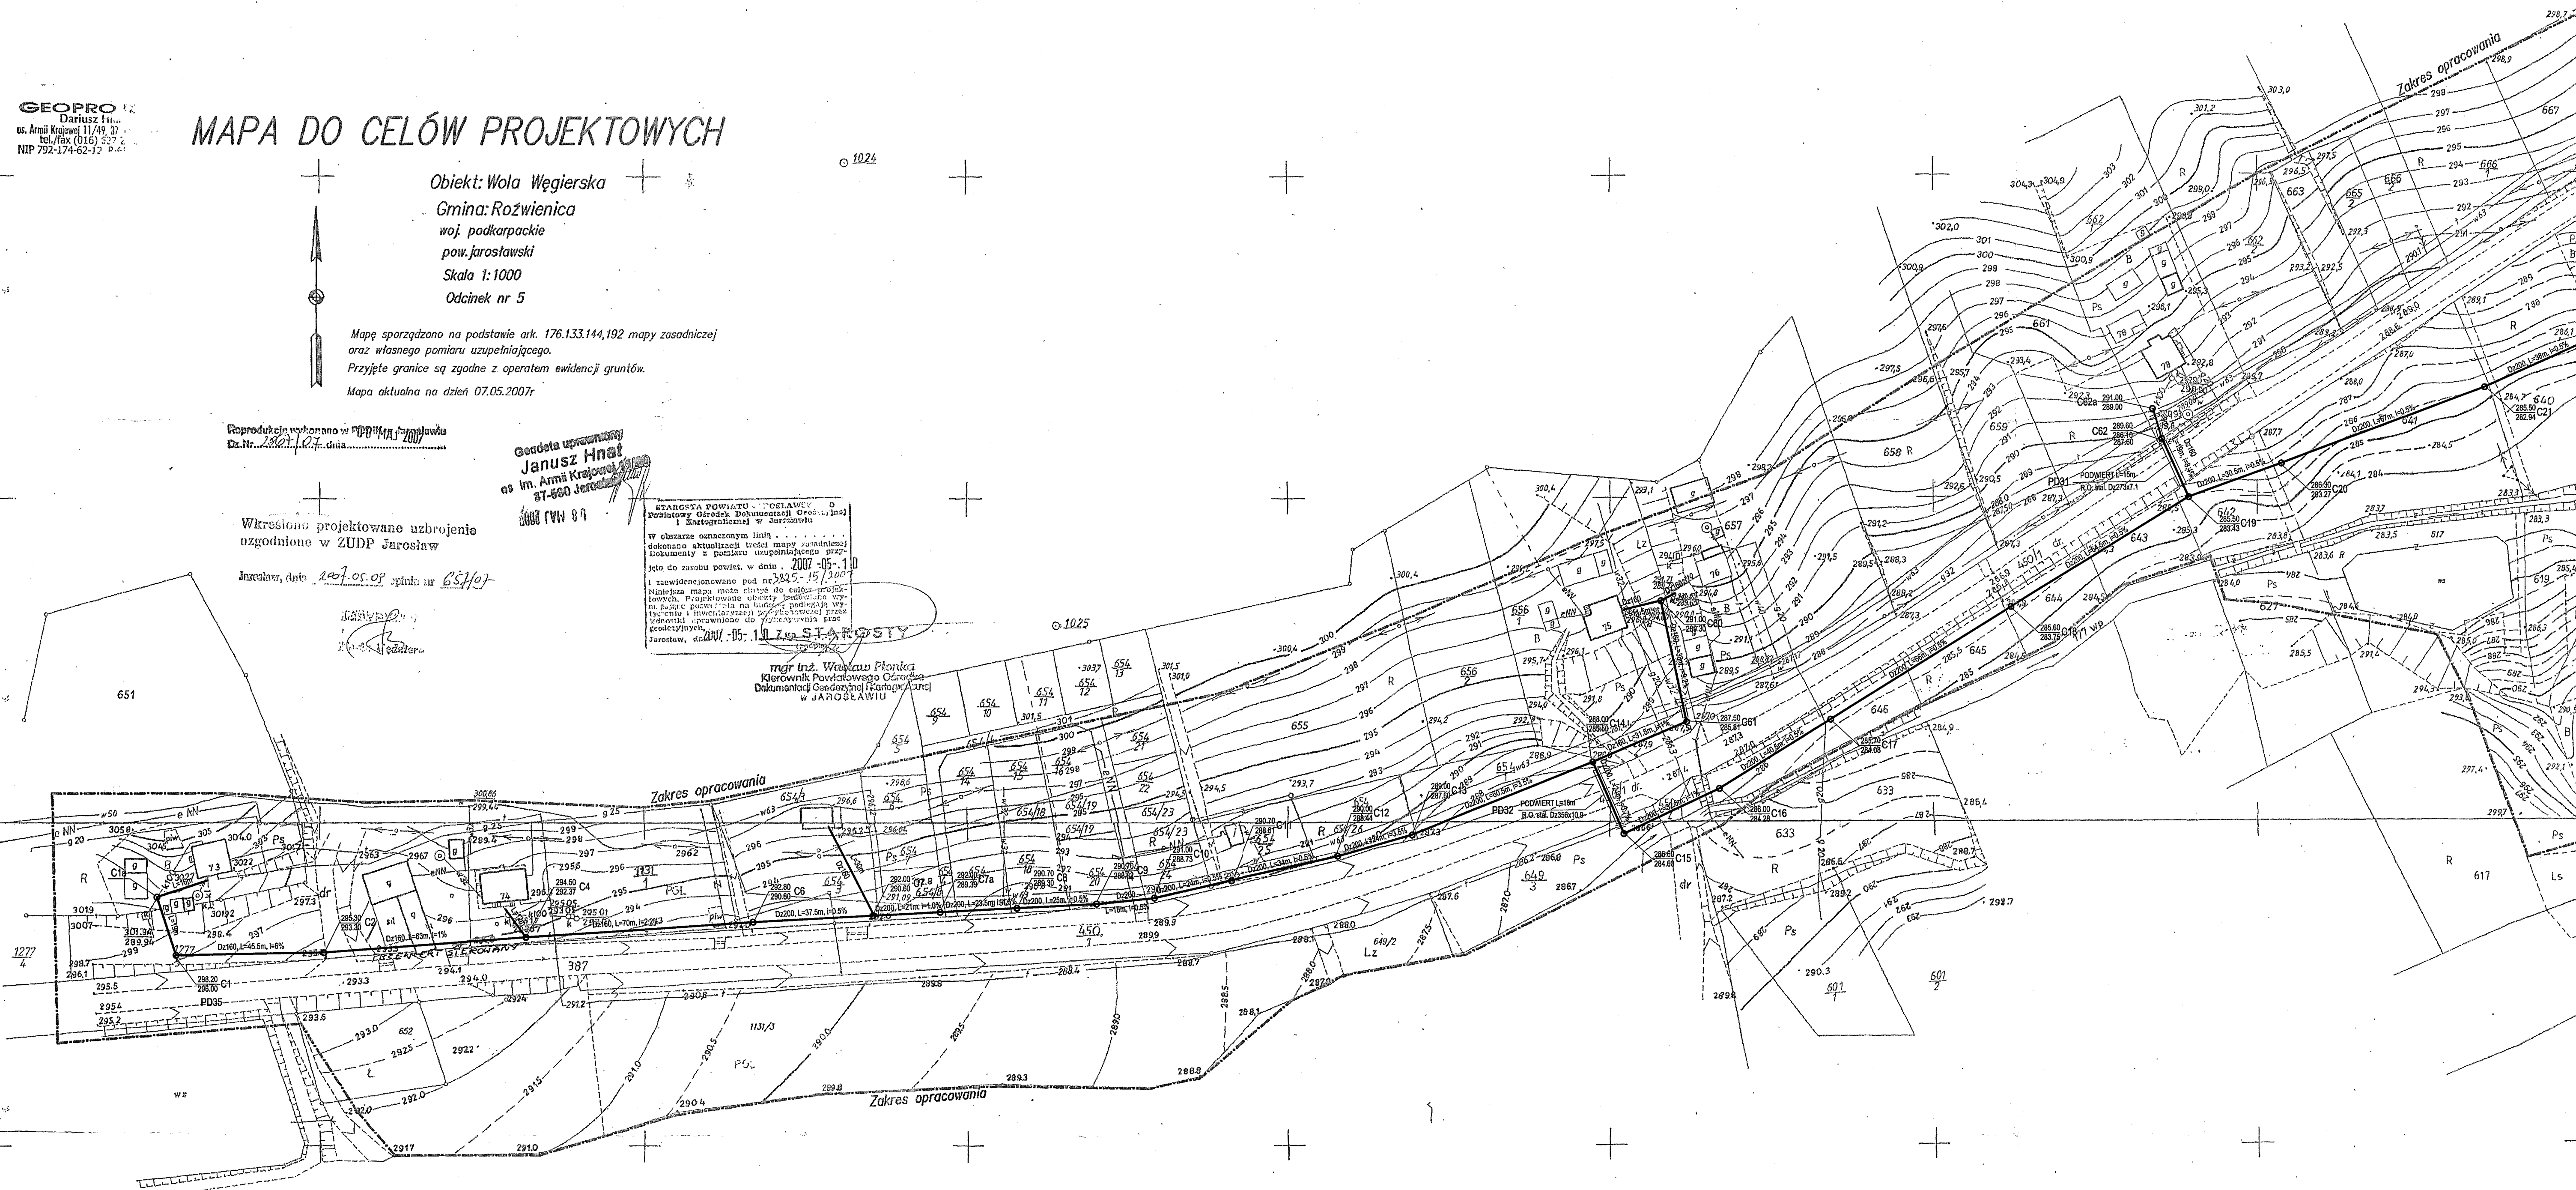

- LEGENDA**
- D=200 — proj. kanalizacja grawitacyjna
 - D=150 — proj. studzienki z numerem i rzędny teren i dna
 - D=100 — proj. kolektory tłoczne
 - D=50 — proj. przepompownie ścieków
 - D=25 — proj. przyłącze elektryczne
 - D=12,5 — proj. rozdzielnia el. ZL-1...3
 - D=6,25 — proj. przyłącze wodociągowe
 - D=3,125 — proj. ogrodzenie przepompowni
 - D=1,5625 — proj. przekroczenie drogi
 - D=0,78125 — proj. przekroczenie potoku Węgierka

EL - AUTOMATYKA Rzeszów, ul. Handlowa 3

Obiekt	KANALIZACJA SANITARNĄ	Data	01.2009r
Miejscowość	WOLA WĘGIERSKA		
Temat rysunku	PROJEKT ZAGOSPODAROWANIA TERENU INWESTYCJI		
Stadium	PROJEKT BUDOWLANY		
Funkcja	Tytuł, imię, nazwisko	Nr. spr.	5
Projektant	inż. K. KLUSEK	S-21380 OS-38894	
Sprawdził	inż. J. CIERPIEŚ	S-91100	

- UWAGA:**
- ISTNIEJĄCE KABLE TELEKOMUNIKACYJNE
I ELEKTRYCZNE NA SKRZYŻOWANIACH Z PROJ.
KANALIZACJĄ, ZABEZPIECZYĆ RURĄ DWUDZIELNĄ
AROT A58PS L=3m
 - SKRZYŻOWANIA PROJ. KANALIZACJI Z GAZOCIAGAMI
ZABEZPIECZYĆ RURAMI OCHRONNYMI PVC CIŚN. L=4m

