



Przekrój A-A

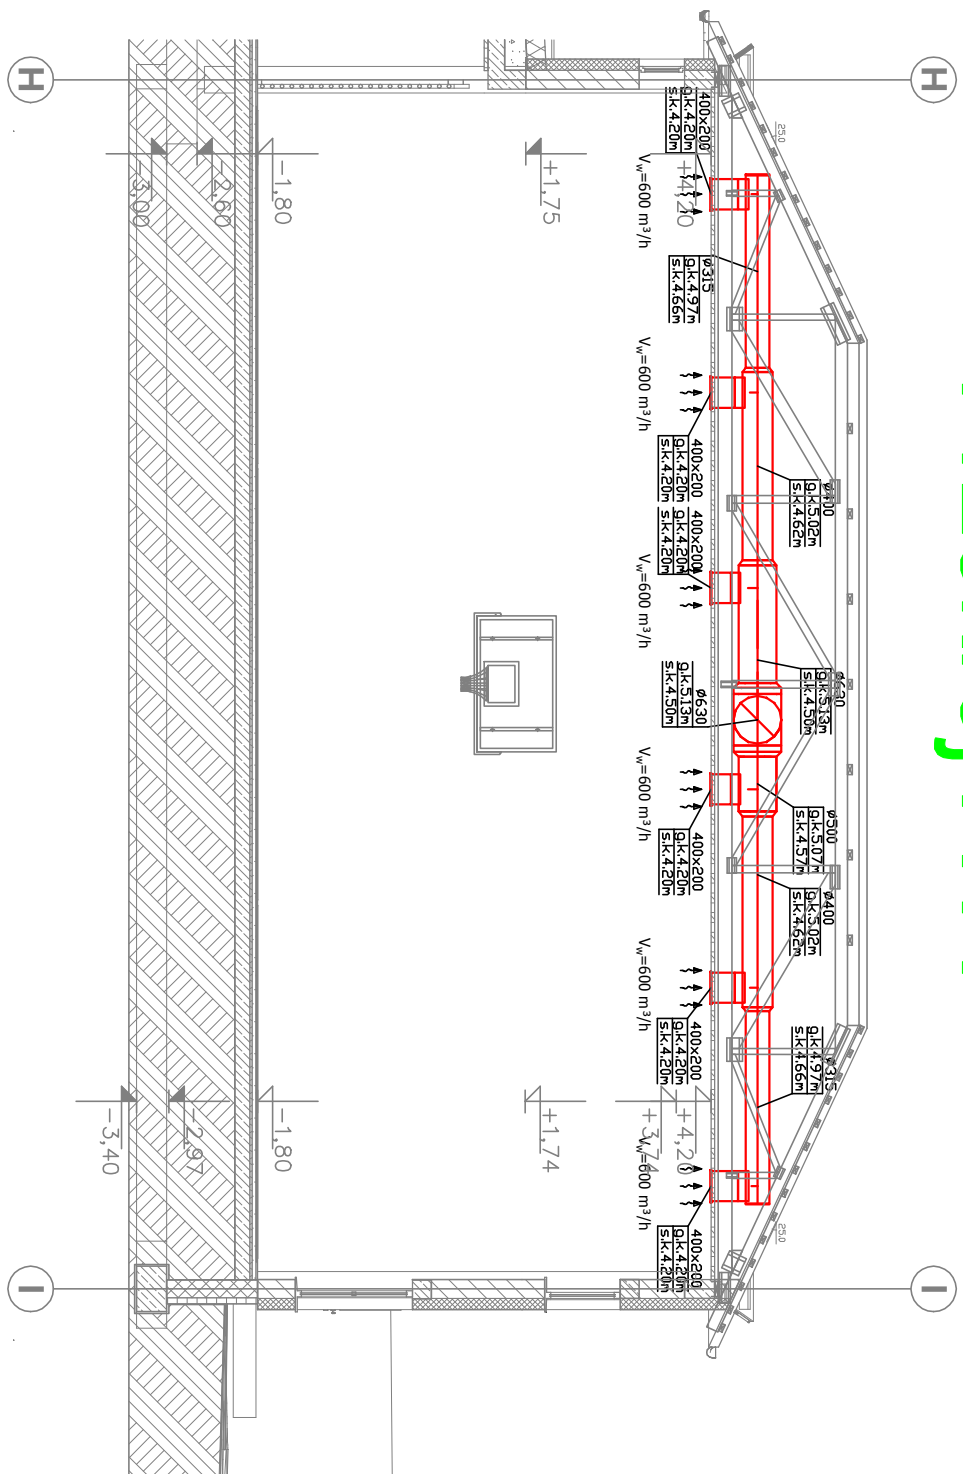

Przekrój C-C

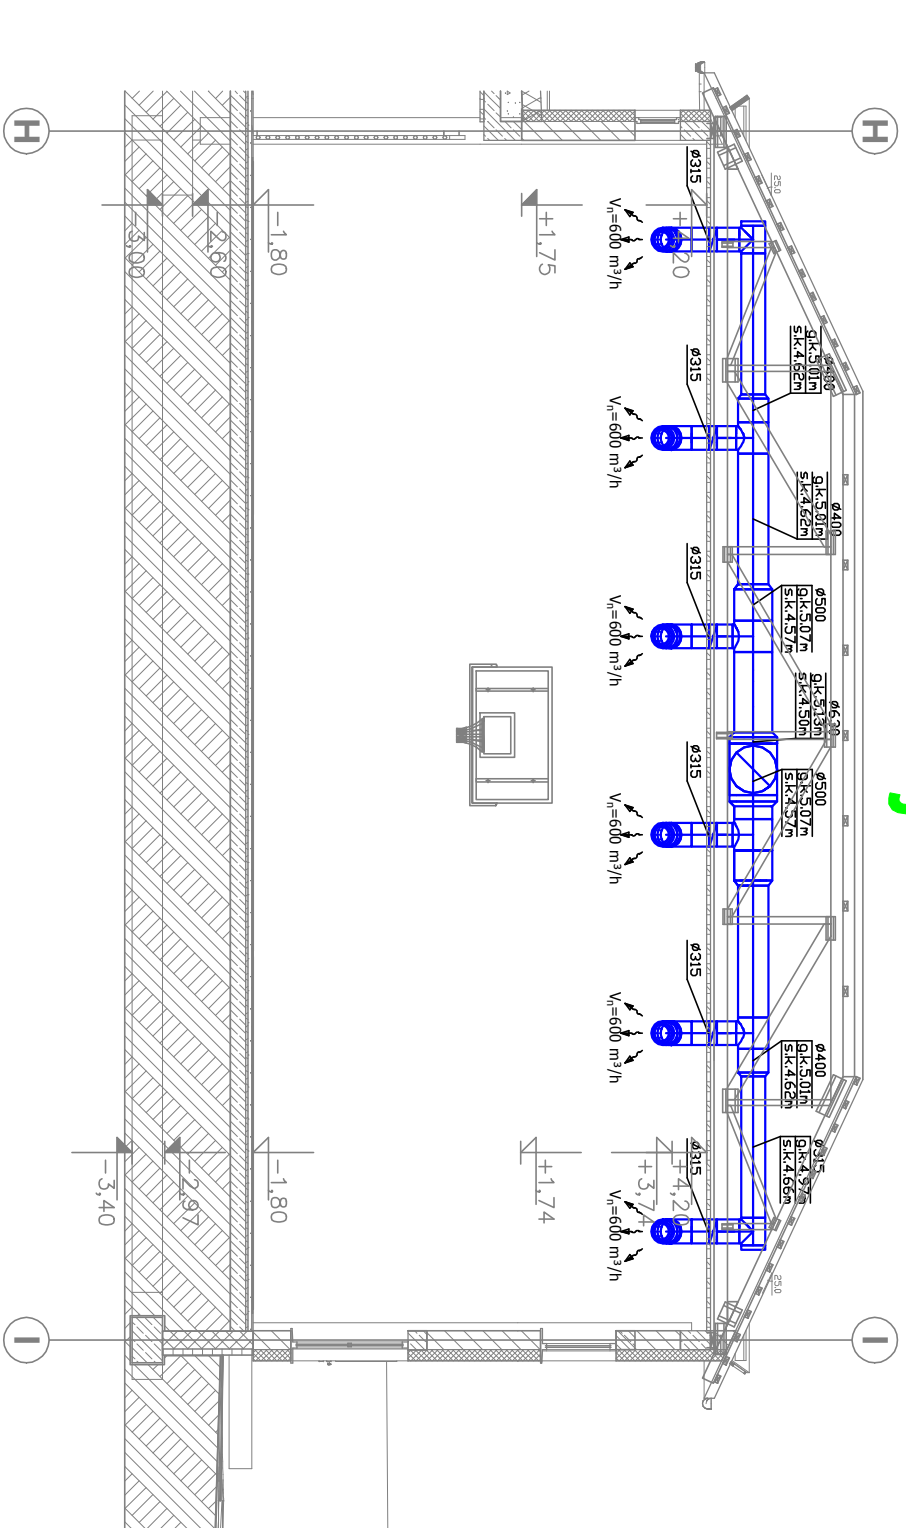

LEGENDA:

instalacja nawiewna

instalacja wywiewna

Niniejsza opracowanie chronione jest prawem autorskim (Ustawa z dnia 4 lutego 1994 Dz. U. z 2000 r. Nr 80, poz. 904). Nie może być kopiowane, ani udostępniane bez zgody projektanta					
Jednostka projektowa GEOM s.j. 60-263 Poznań, ul. Głogowska 108/8	Inwestor Gmina Rozwienica ul. Rozwieńca 1 37-565 Rozwienica		Tytuł projektu, adres inwestycji Budowa sali gimnastycznej z łącznikiem oraz rozbudowa szkoły o zaplecze socjalne w Węgierce Osoba Węgierka, gmina Rozwienica, działka nr 74/23		
#	Imię i Nazwisko	Nr upr.	Podpis		
Projektant	mgr inż. Wojciech Jankowiak	WK/P/0278/PWOS/04		Temat rysunku Przekrój A-A, C-C	
Sprawdzający	mgr inż. Irmína Ziđkowska	WK/P/0358/POOS/09		Wentylacja mechaniczna	
				Faza projektu - Projekt wykonawczy	
				Data 12/2011	Skala 1:100
				Branża Sanitarna	
				Nr Rewizji 00	ID Arkusza S.16