


Przekrój B-B

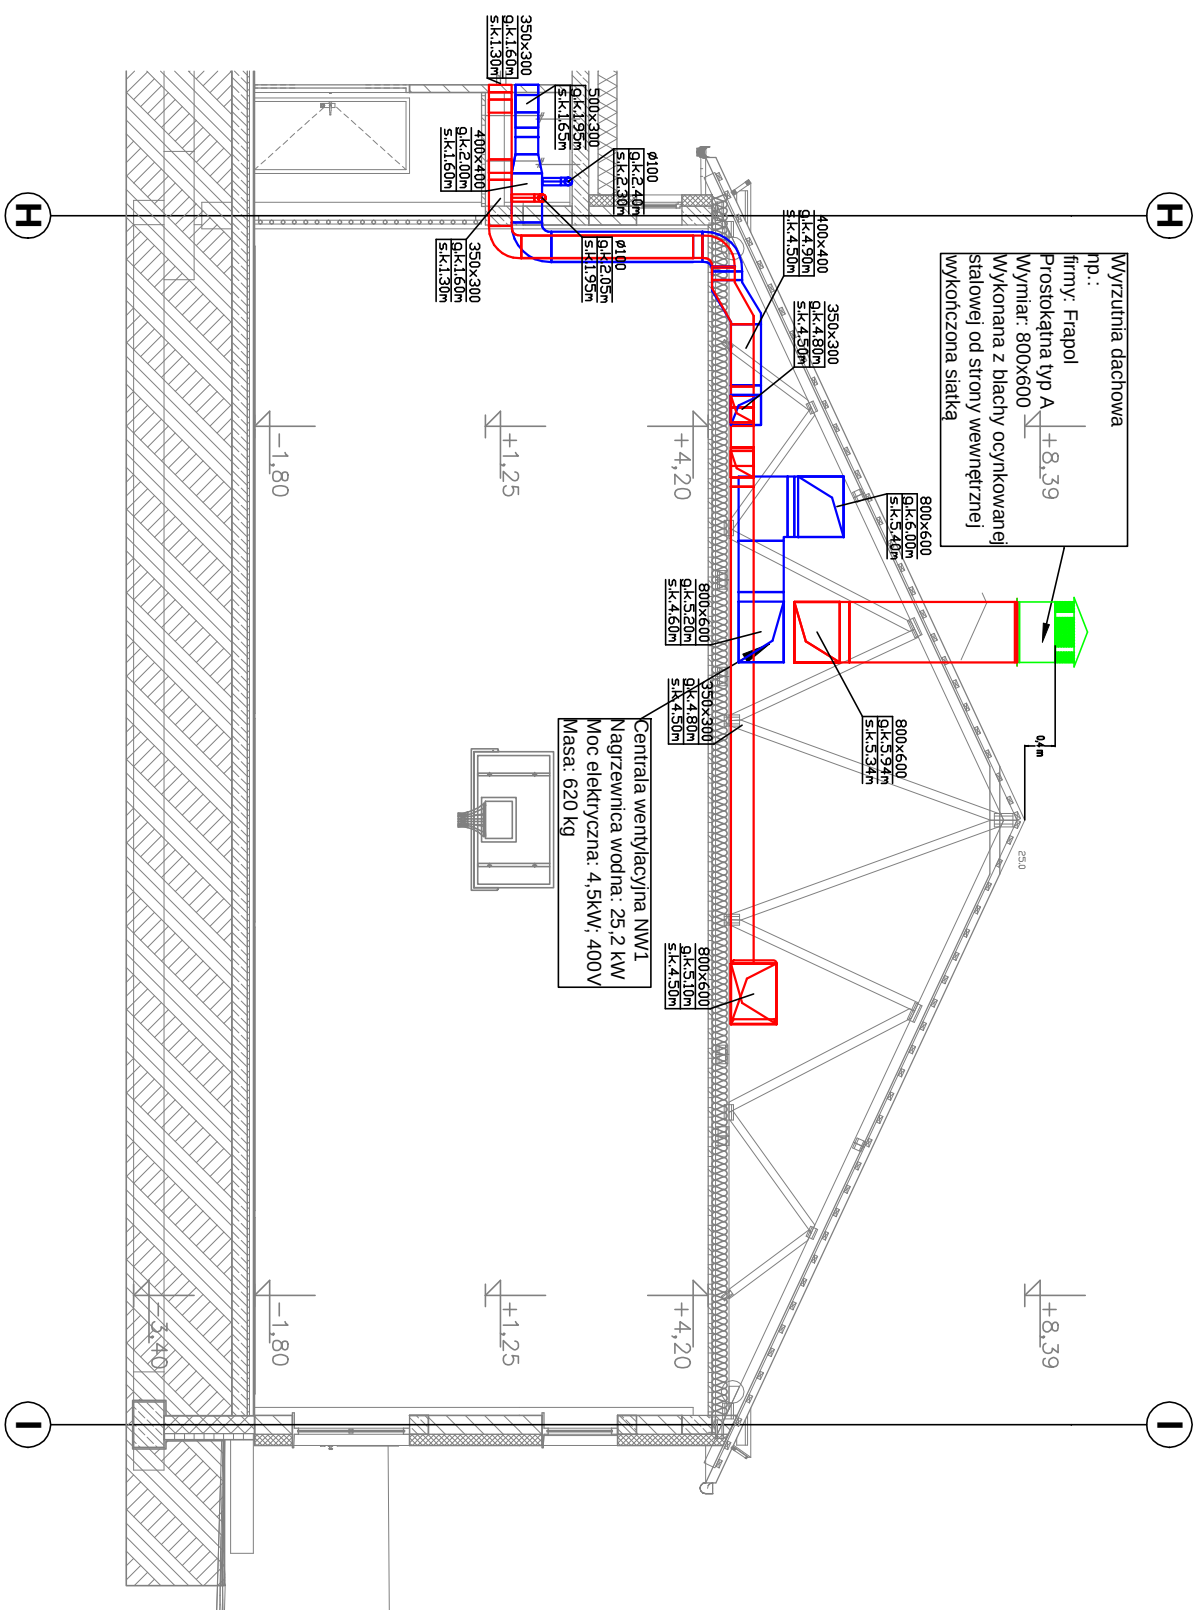

LEGENDA:

- instalacja nawiewna
— instalacja wywiewna

Niniejsze opracowanie chronione jest prawem autorskim (Ustawa z dnia 4 lutego 1994 Dz. U. z 2000 r. Nr 80, poz. 904). Nie może być kopiowane, ani udostępniane bez zgody projektanta					
Jednostka projektowa GEOM s.j. 60-263 Poznań, ul. Głogowska, 109/8	Inwestor Gmina Rozwienica ul. Rozwienica 1 37-565 Rozwienica	Tytuł projektu, adres inwestycji Budowa sali gimnastycznej z łącznikiem oraz rozbudowa szkoły o zaplecze socjalne w Węglerce Obiekt Węgierka, gmina Rozwienica, działka nr 74/23			
#	Imię i Nazwisko	Nr upr.	Podpis		
Projektant	mgr inż. Wojciech Janikowiak	WK.PI.027.8/PWOS.04		Temat rysunku Przekrój B-B	
Sprawdzający	mgr inż. Irmína Ziolkowska	WK.PI.035.8/P.OOS.09		Wentylacja mechaniczna	
				Faza projektu - Projekt wykonawczy	
				Data 12/2011	Skala 1:100
				Branża Sanitarna	Nr Rewizji 00
					ID Arkusza S.17